



PLANTA ALTA  
ESCALA 1:50

A RED DE COLECTOR GENERAL

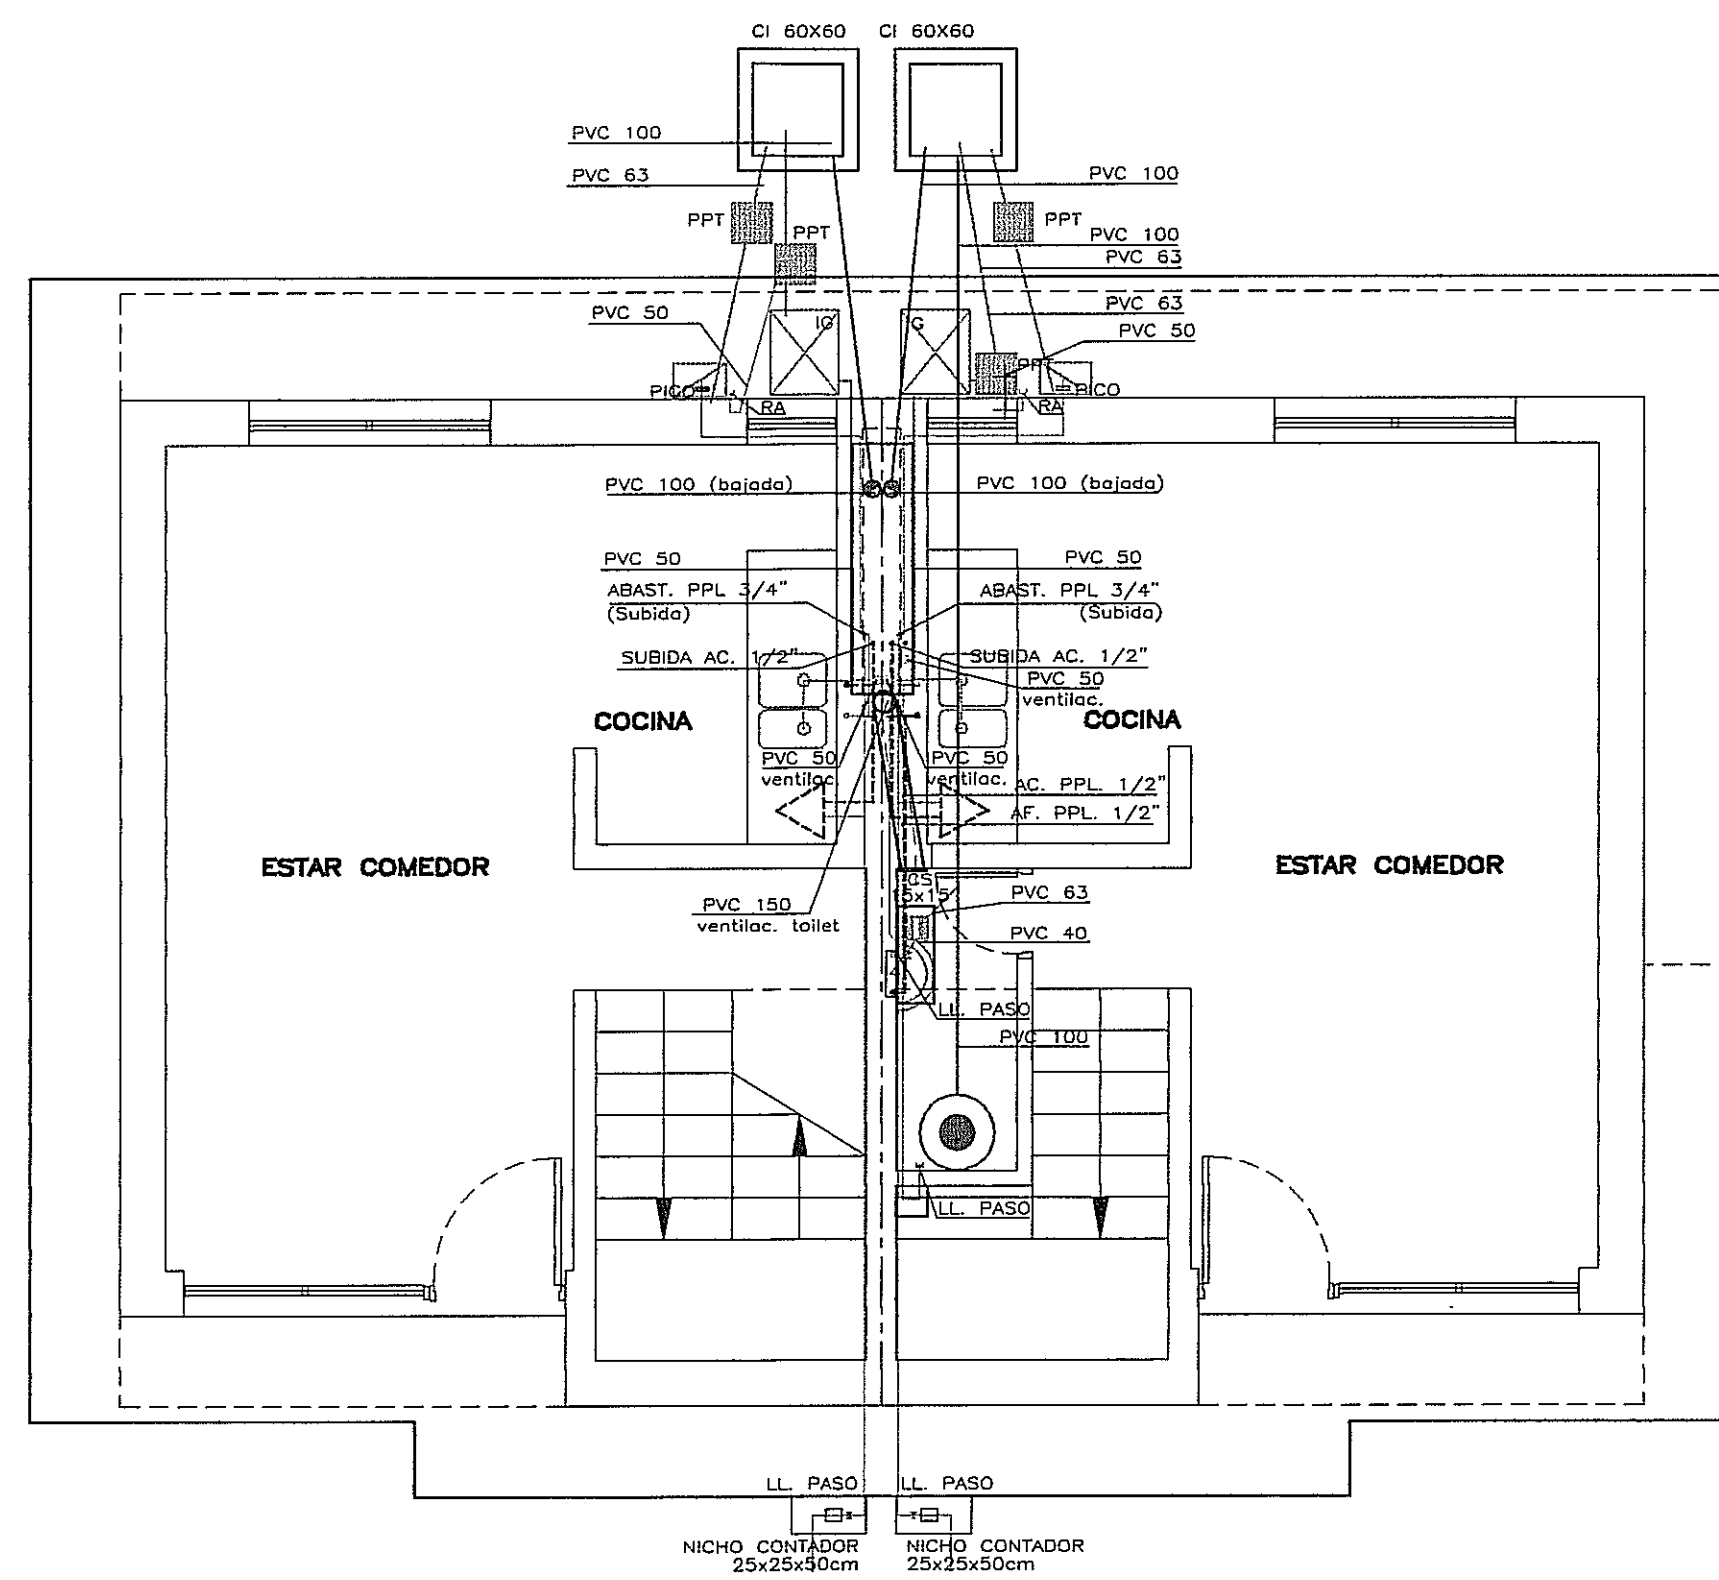

A RED DE COLECTOR GENERAL

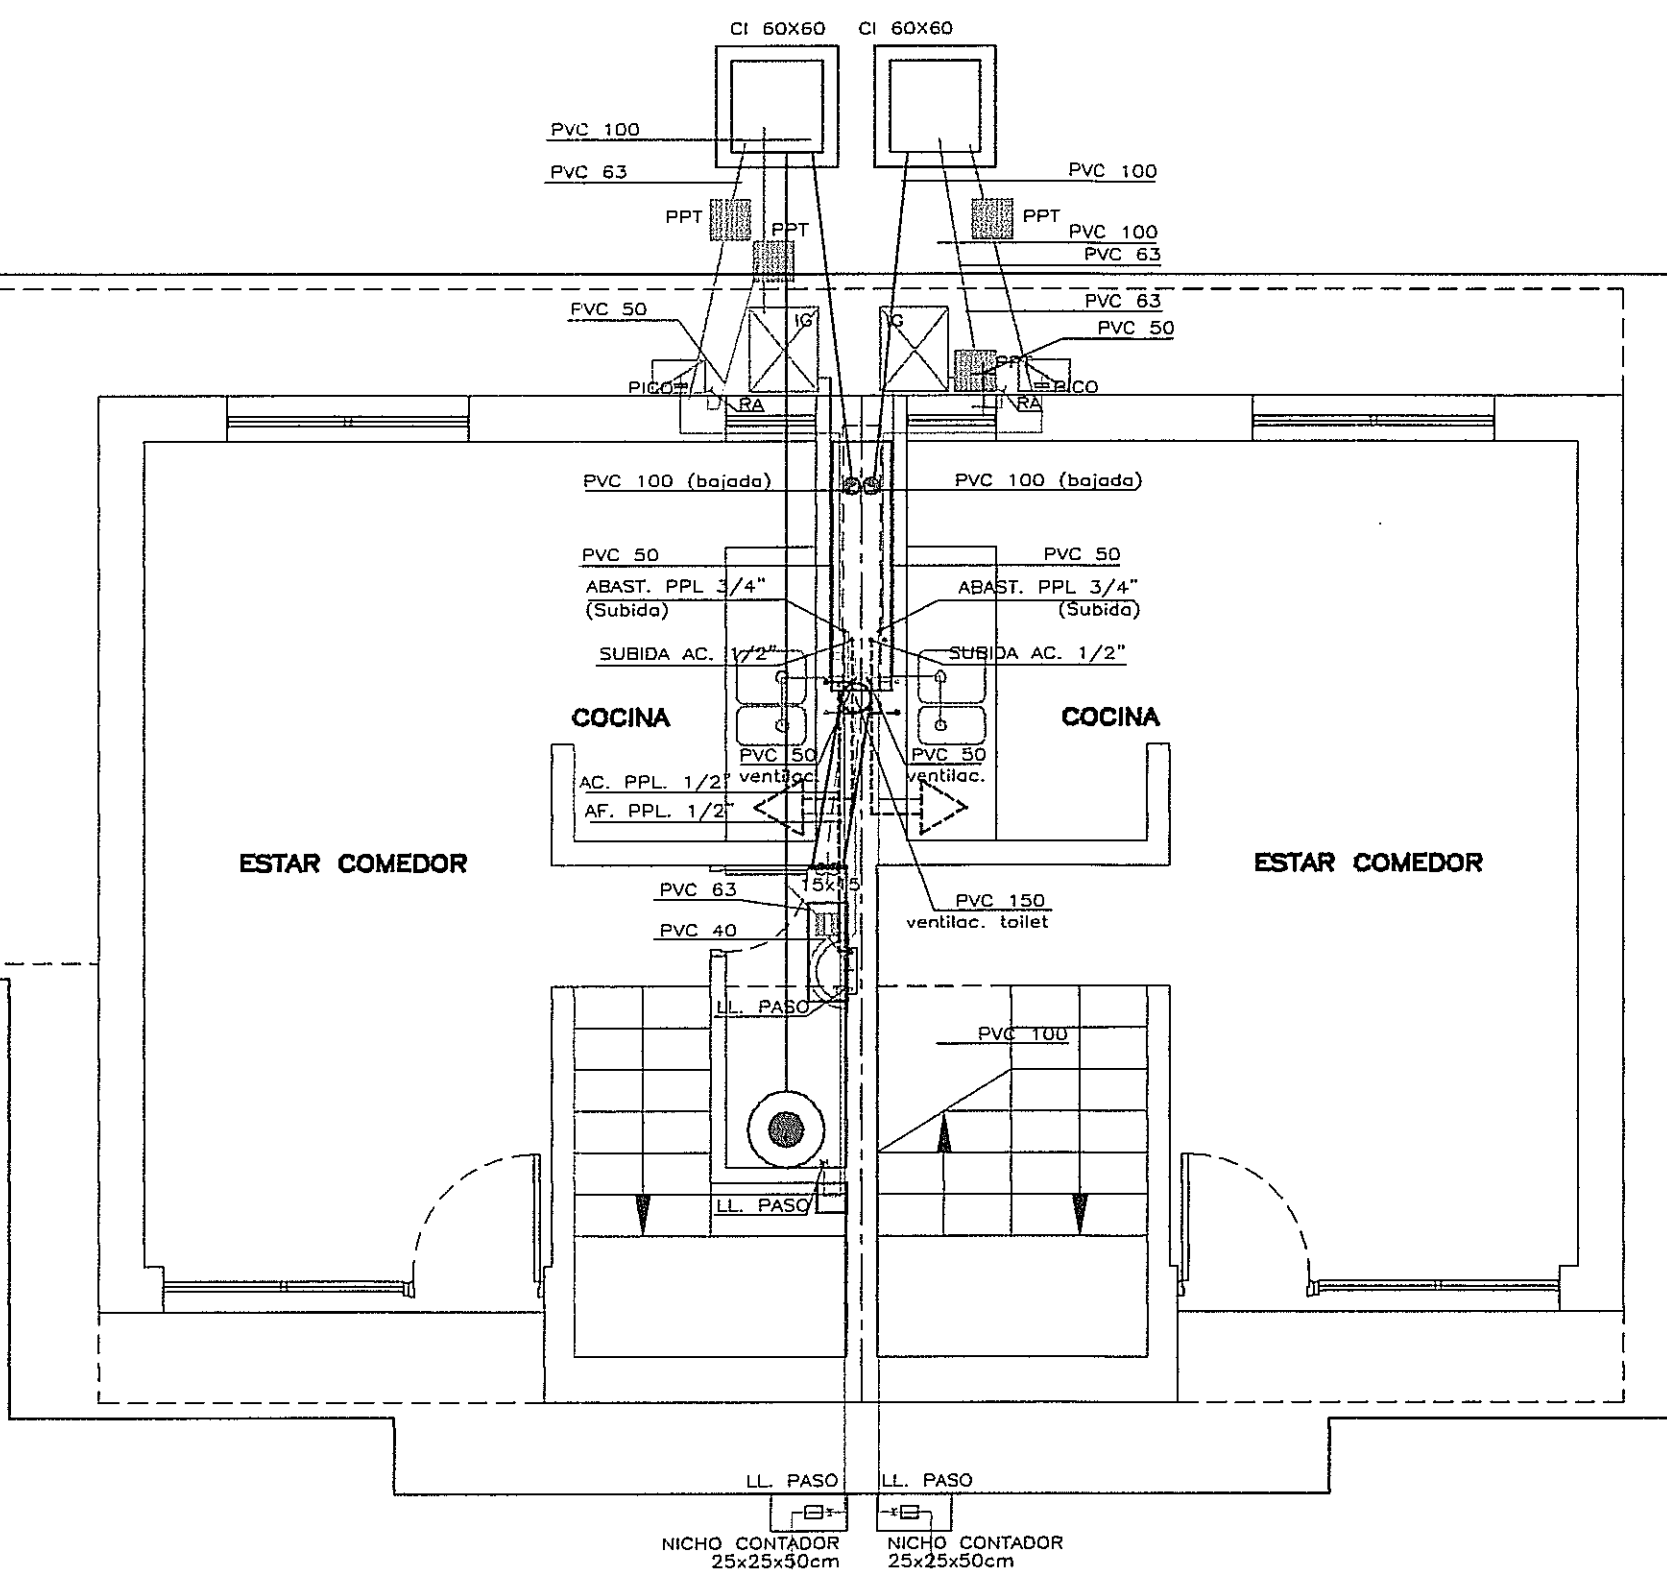

PLANTA BAJA  
ESCALA 1:50

INDEPENDENCIA MPAL. DE ROCHA  
Departamento de Arquitectura  
15 JUN. 1999  
REVISADO  
*[Signature]*  
LINIER DE LOS  
Jesús de los Andes S.A.



BANCO HIPOTECARIO DEL URUGUAY  
GERENCIA DE ARQUITECTURA

OBRA	COMPLEJO <b>PALMARI</b> 40 VIVIENDAS	
EMPRESA	CONSTRUCCIONES <b>Amiga</b> S.A.	
PROYECTO	<b>ROBERTO GORGOROSO</b> ARQUITECTO	
ASESOR		
TEMA	<b>SANITARIA - PLANTAS</b>	
PLANO	<b>TIPOLOGIA 2x2D + 2x3D</b>	
ARCHIVO	( ):\PINAR\PLATANOS\MAIN	
EMPRESA	FECHA OCT/99	LAMINA No
ARQUITECTO	ESCALA 1/50	S-0
ASESOR	REVISADO F.M.	